



Obec Tršice

Zastupitelstvo Obce Tršice na svém zasedání dne 27.4.2016 rozhodlo ve smyslu zákona číslo 128/2000 Sb., ve znění pozdějších předpisů zveřejnit

Z Á M Ě R

zřízení věcného břemene – služebnosti


- pro vedení přípojky na pozemku ve vlastnictví obce p.č. 1331/1- ostatní plocha, ostatní komunikace v k.ú. Tršice - pro stavbu „Tršice, RD, Rajnochová – připojení kNN, IV-12-801195“ na pozemku 1331/1 – ostatní plocha, ostatní komunikace v k.ú. Tršice ve prospěch ČEZ Distribuce, a.s., Děčín.

Výše jednorázové náhrady straně povinné ze zřízení práv odpovídajících věcnému břemenu činí 2 000,- Kč.

Leona Stejskalová
starostka obce Tršice

Ke zřízení věcného břemene - služebnosti se lze vyjádřit do 16.5.2016 na Obecním úřadě v Tršicích v úřední dny: pondělí a středu od 8 do 12 hodin a od 13 do 17 hodin.

Vyvěšeno na úřední desce dne: 28.4..2016
Sejmuto z úřední desky dne :

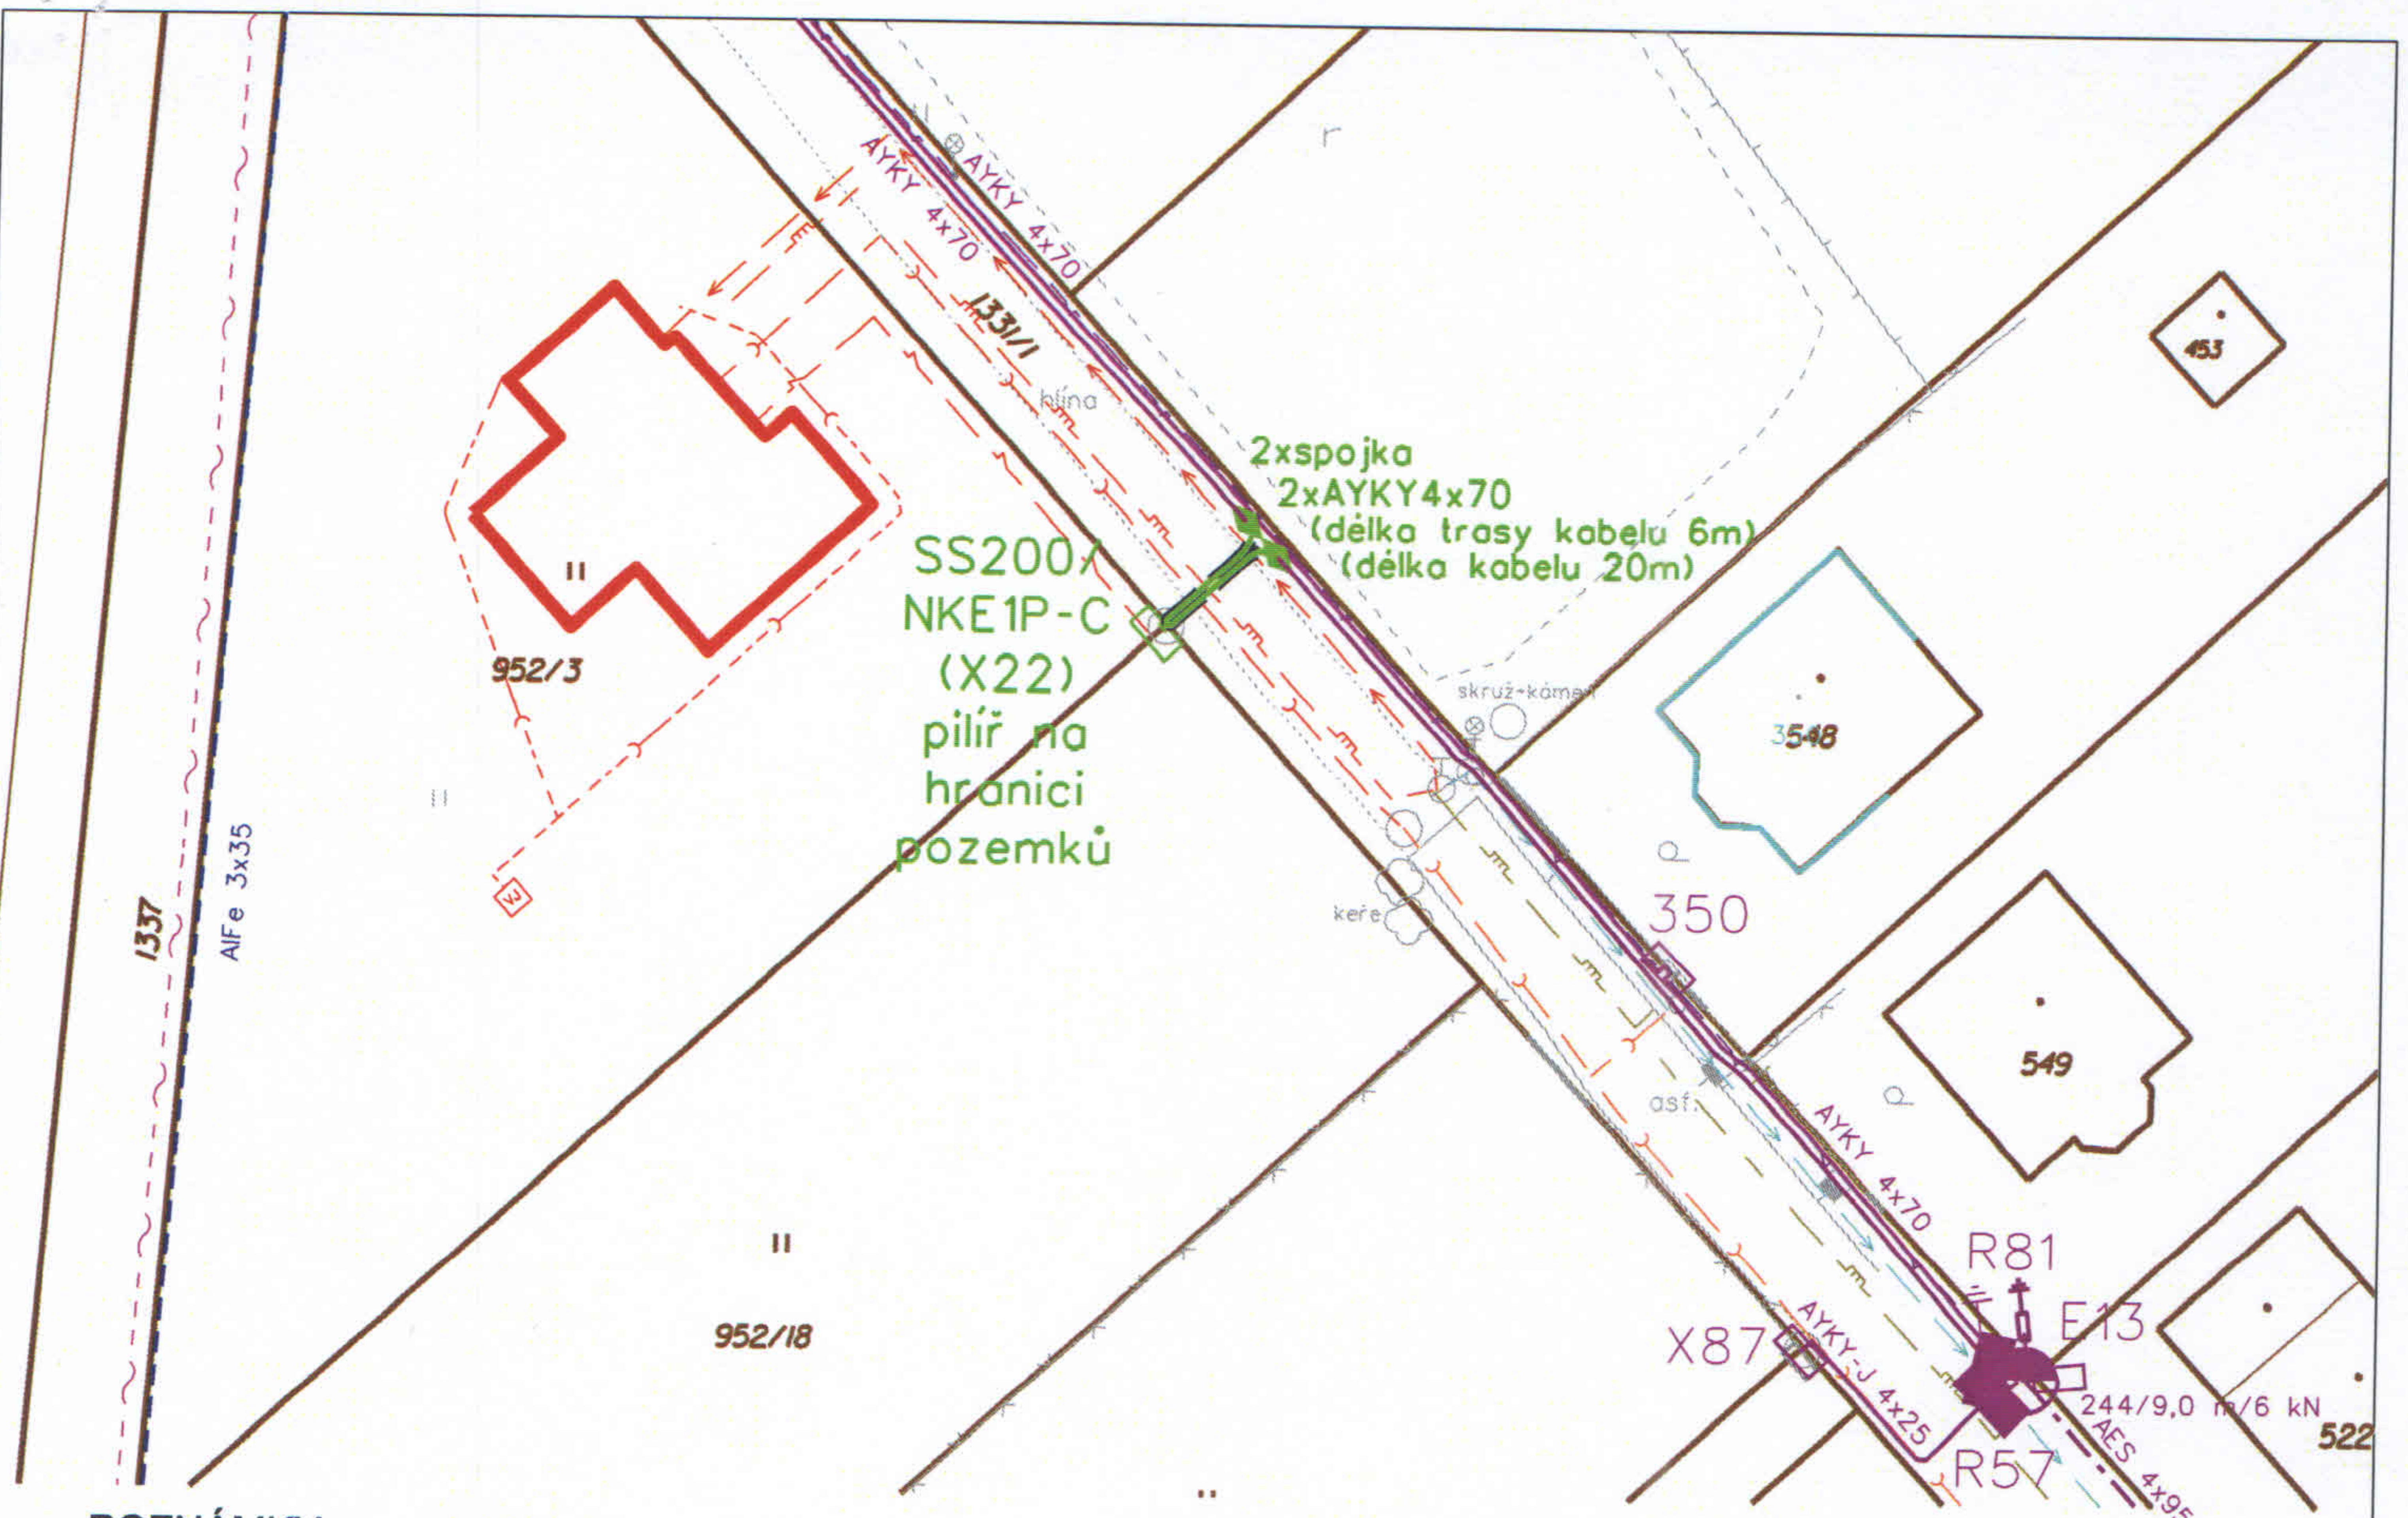

POZNÁMKY

ROZVODNÁ SOUSTAVA:

- 3+PEN, AC 50Hz, 400/230V, TN-C

OCHRANA PŘED ÚRAZEM EL. PROUDEM:

- neživé části do 1000V:
 - automatickým odpojením od zdroje, dle PNE 33 0000-1, čl. 3.3.3
 - izolací dle PNE 33 0000-1, čl. 3.3.2.1
- živé části:
 - přepážkami nebo kryty, dle PNE 33 0000 - 1, čl. 3.2.2.3
 - izolací, dle PNE 33 0000 - 1, čl. 3.2.2.4

PROSTORY:

- z hlediska úrazu el. proudem
 - nebezpečné
- podle působení vnějších vlivů
 - VI - venkovní dle PNE 33 00 00-2

UPOZORNĚNÍ

Před zahájením výkopových prací musí být zaměřeny a vytyčeny všechny dotčené inž. sítě.
Polohu podzemních vedení nelze vytyčovat odměřováním na výkrese.

- STÁVAJÍCÍ ZAŘÍZENÍ NN
- STÁVAJÍCÍ ZAŘÍZENÍ VN
- PROJEKTOVANÉ ZAŘÍZENÍ NN

LEGENDA BUDOUCÍCH OBJEKTŮ



NAVRŽENÝ RODINNÝ DŮM

LEGENDA



KABELOVÝ PILÍŘ / PŘÍPOJKOVÁ SMYČKOVÁ SKŘÍŇ
ROZPOJOVACÍ SKŘÍŇ



UZEMNĚNÍ



KABELOVÁ SPOJKA



PODZEMNÍ KABELOVÉ VEDENÍ



PODZEMNÍ KABELOVÉ VEDENÍ



KABELOVÁ CHRÁNIČKA PROJEKTOVANÁ



NADZEMNÍ VEDENÍ ZÁVĚSNÝM KABELEM



NADZEMNÍ VEDENÍ HOLÝMI VODIČI



VEREJNÉ OSVĚTLENÍ - orientační zakres



KANALIZACE SPLAŠKOVÁ OBEC - orientační zakres



STL PLYNOVOD



VODOVOD OBEC - orientační zakres



VODOVOD - PŘÍPOJKA RD ŽADATELE



KANALIZACE SPLAŠKOVÁ, DEŠŤOVÁ
- PŘÍPOJKA RD ŽADATELE



ELEKTROVODY NN
(MĚŘENÁ ČÁST) RD ŽADATELE

STL PLYNOVOD - PŘÍPOJKA RD ŽADATELE

Vypracoval:	Ing. Petr Kocourek	<h2>ERMONTA s.r.o.</h2> <p>Břest 79 768 23 Břest tel.: 573 354 503-505 e-mail.: ermonta@ermonta.cz</p>
Zodp. projektant:	Václav Hladil	
Stupeň:	ÚS	
Místo stavby:	k.ú. Tršice Kraj: Olomoucký	
Stavebník:	ČEZ Distribuce a.s., Teplická 874/8, 405 02 Děčín 4	
Název stavby:	<h3>Tršice, RD, Rajnochová - připojení kNN</h3>	
Obsah výkresu:	<h3>SITUAČNÍ PLÁN</h3>	
Číslo stavby:	IV-12-8011950	Datum: 04.2016
Název souboru:	01_situace.dgn	Formát: 1 x A4
Měřítko: 1:500	Čís. výkresu: S-16-1640-05-01	